


SITUACIÓN

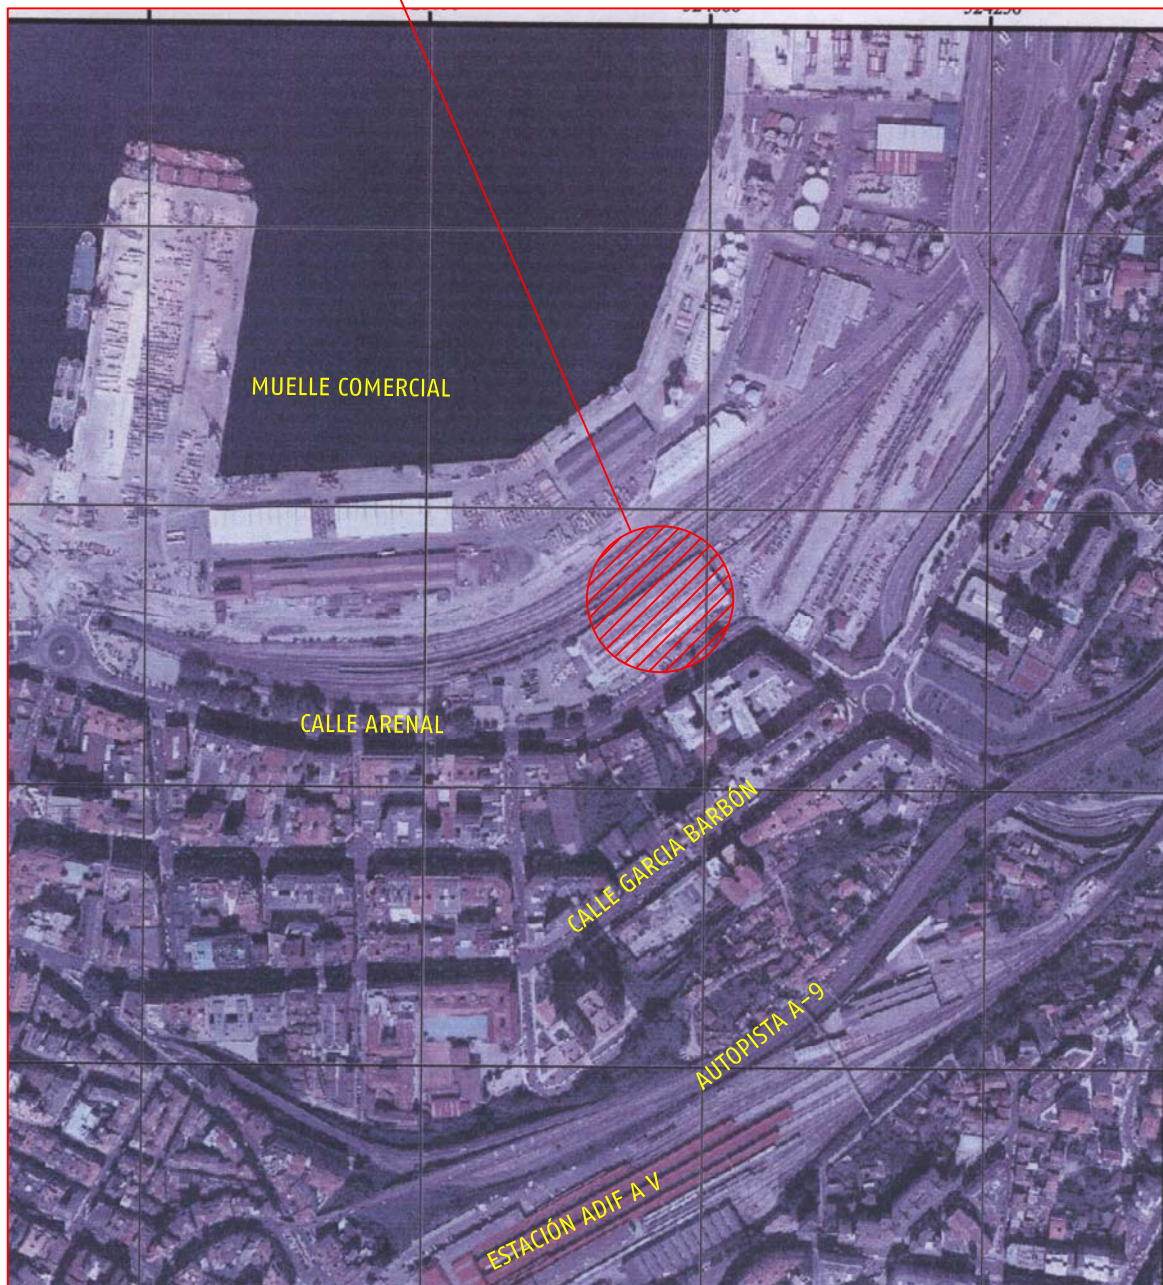

ESTACIÓN.- VIGO GUIXAR
 SUBDIRECCIÓN.- NOROESTE
 CONTRATO Nº.- 2018-265-02701
 LOCAL Nº.- 14472 Y ESPACIO 17803
 SITUADO EN.- EDIFICIO VIAJEROS Y ANDEN
 PLANTA O COTA.- BAJA
 ARRENDATARIO AREAS (CAFÉ CAFÉ)

FIRMAS AUTORIZADAS

POR EL ARRENDAT. POR Add Inf. Ferrov.
 (FIRMA) (FIRMA)

FECHA : 09/01/2019




PLANO DE
 SITUACIÓN

ESCALA 1: 1000

HOJA 1 DE 4

D.G. de Negodo y
 Operac. Comerciales

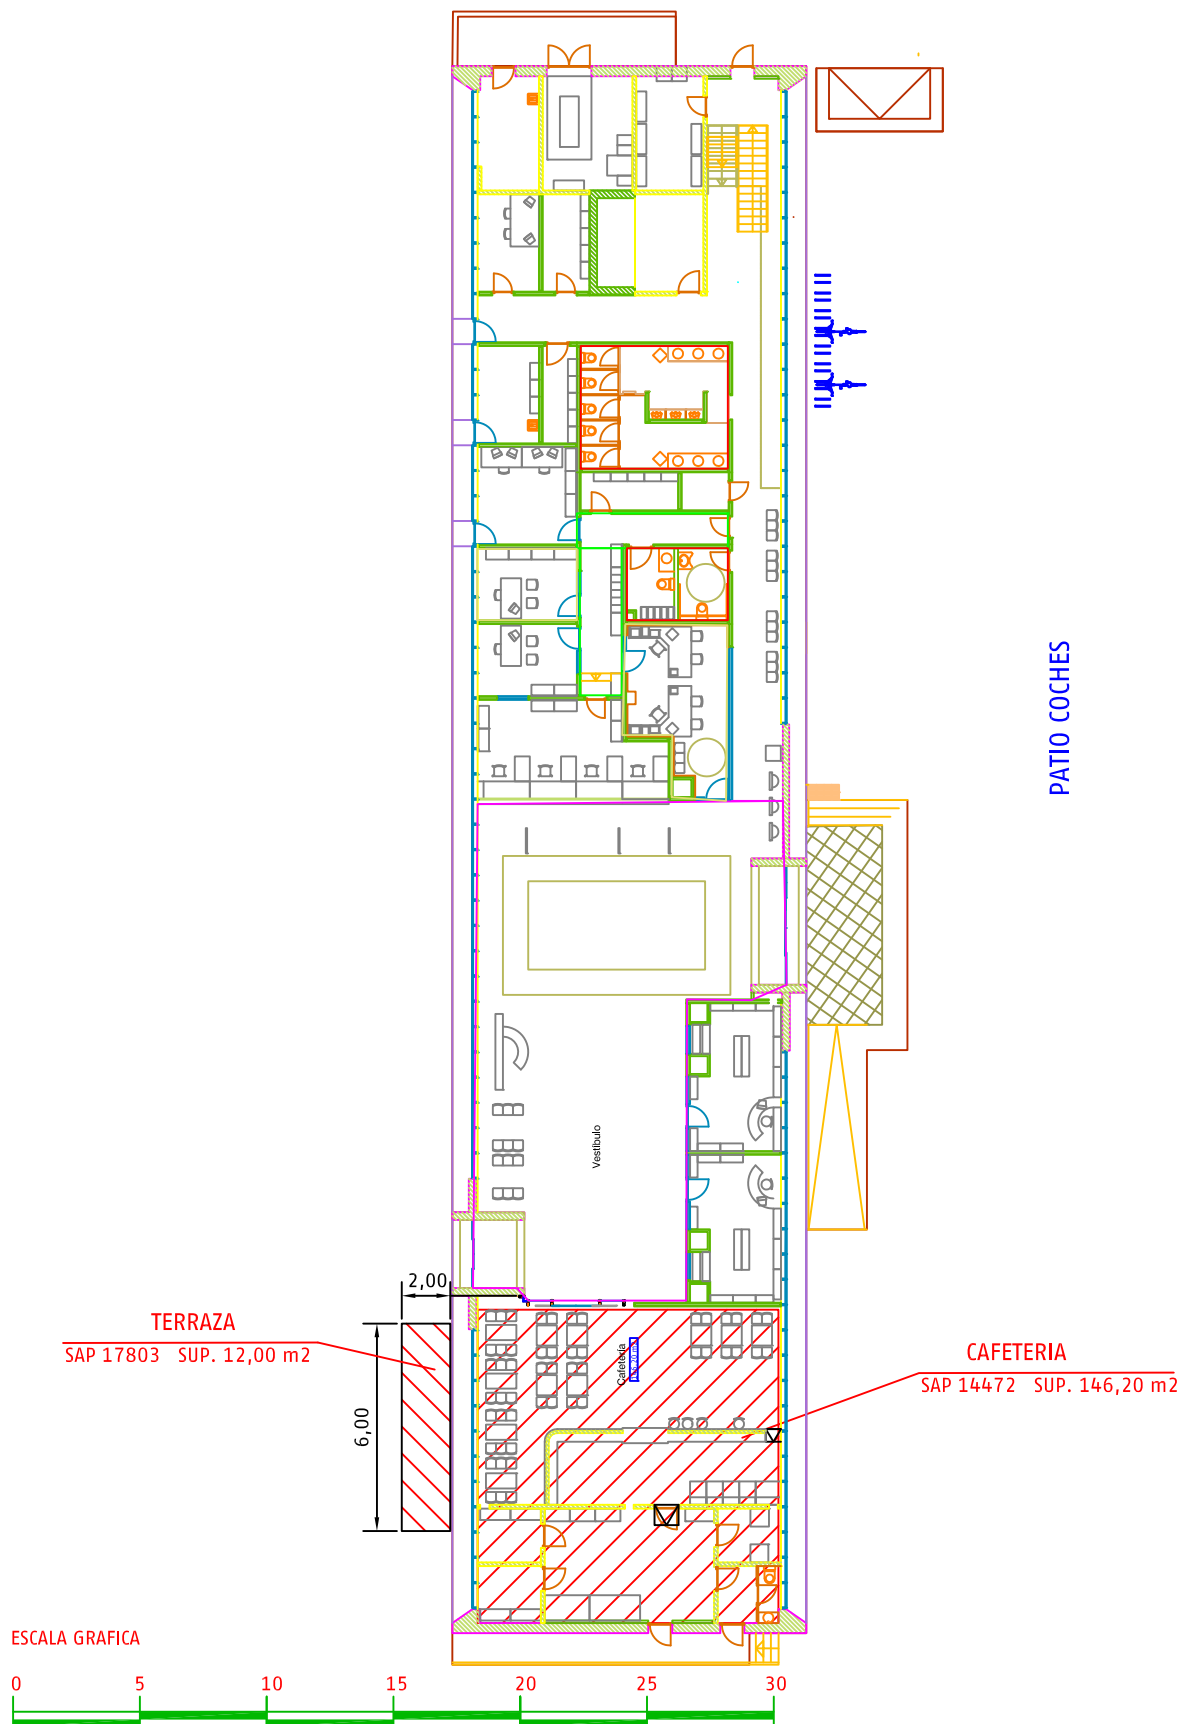

ESTACION.- VIGO GUIXAR
 SUBDIRECCIÓN.- NOROESTE
 CONTRATO Nº.- 2018-265-02701
 LOCAL Nº.- 14472 Y ESPACIO 17803
 SITUADO EN.- EDIFICIO VIAJEROS ANDÉN
 PLANTA O COTA.- BAJA
 ARRENDATARIO AREAS (CAFÉ CAFÉ)

FIRMAS AUTORIZADAS
 POR EL ARRENDAT. (FIRMA)
 POR Add Inf. Ferrov. (FIRMA)


FECHA : 09/01/2019



PLANO DE ESCALA 1: 300
 SITUACIÓN EN EL EDIFICIO Y ANDÉN

HOJA 2 DE 4

D.G. de Negocio y Operac. Comerciales

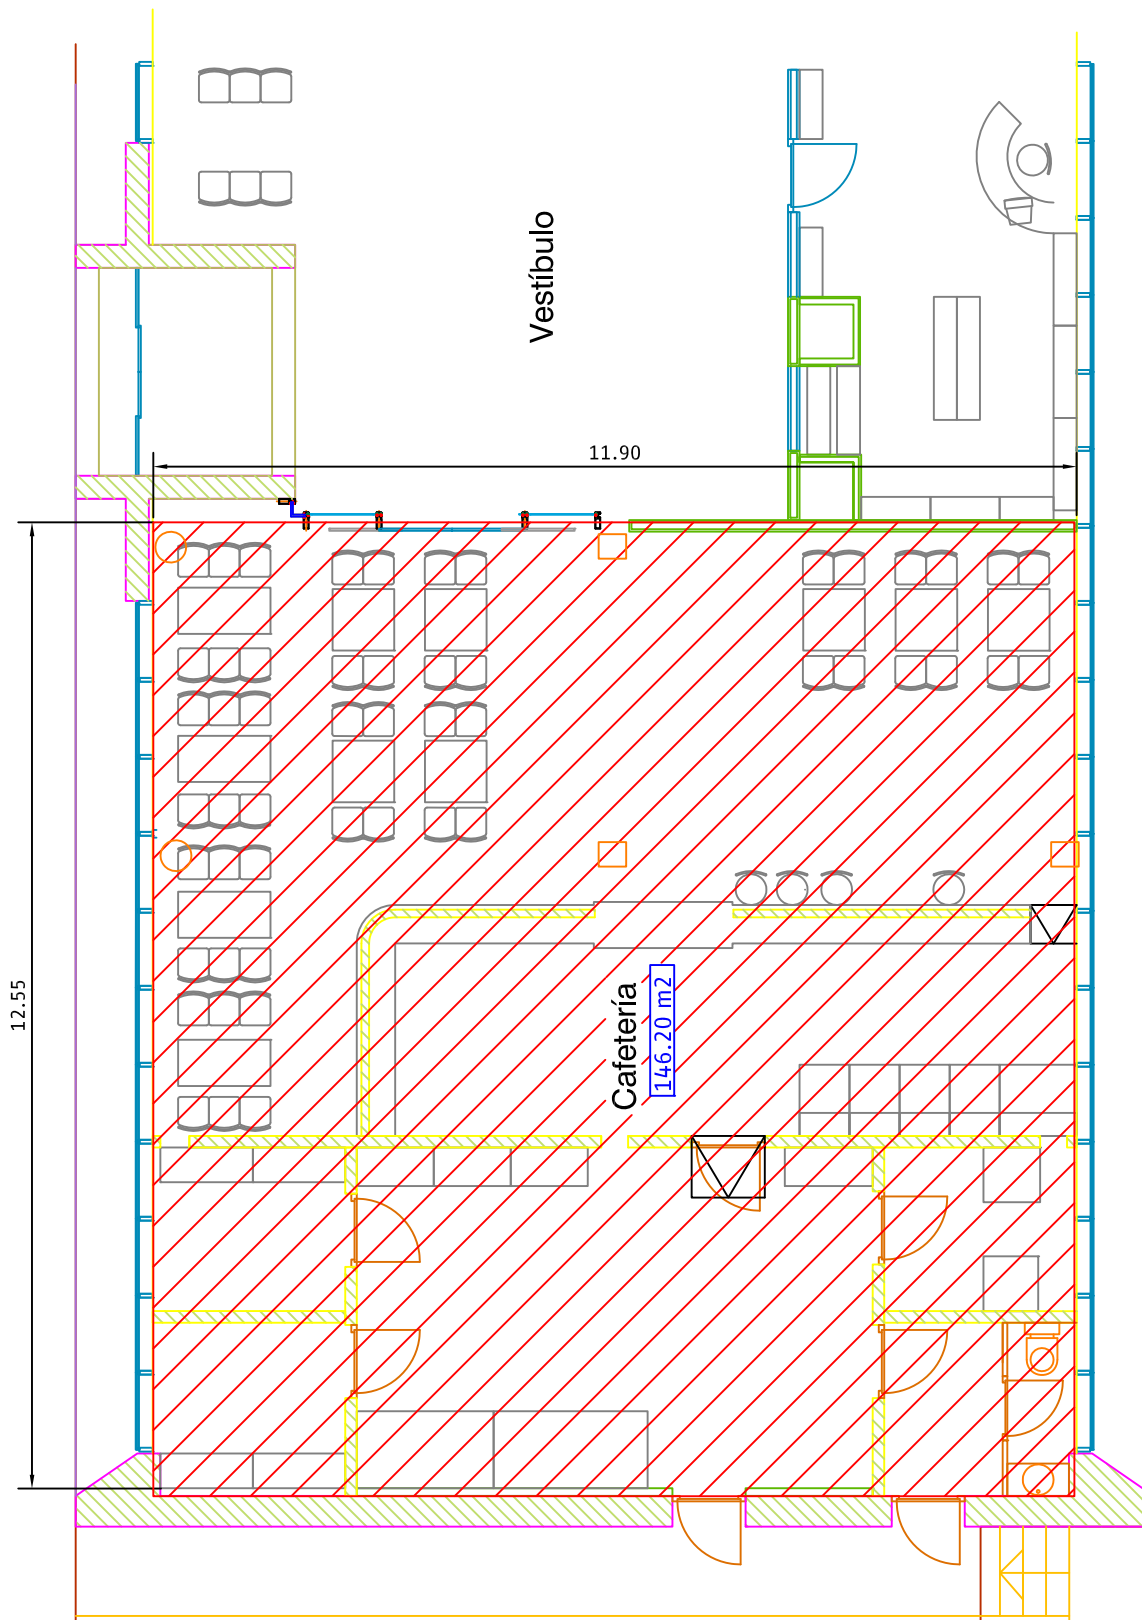

ESCALA GRAFICA



ESTACION.- VIGO GUIXAR
 SUBDIRECCIÓN.- NOROESTE
 CONTRATO Nº.- 2018-265-02701
 LOCAL Nº.- 14472
 SITUADO EN.- EDIFICIO VIAJEROS
 PLANTA O COTA.- BAJA
 ARRENDATARIO AREAS (CAFÉ CAFÉ)

FIRMAS AUTORIZADAS

POR EL ARRENDAT.
 (FIRMA)

POR Add Inf. Ferrov.
 (FIRMA)

FECHA : 09/01/2019



PLANO DE
 DIMENSIONES

ESCALA 1: 100

HOJA 3 DE 4

D.G. de Negocio y
 Operac. Comerciales

CONDICIONES DEL LOCAL EN EL MOMENTO DE LA ENTREGA

INSTALACIONES DE SEGURIDAD	
Extintores	No
Detectores de humo	No
Sprinters	No
Bie	No
Otras instalaciones	No

DIMENSIONES	
Sup. Planta baja	146,20m2
Sup. Planta	
Superficie terraza	12,00m2
Superficie total	
Altura techo	2,80m

ENERGIA ELECTRICA	
Energía Eléctrica	Si
Tensión (Voltios)	230
Consumo (Amperios)	
Consumo cargo ADIF	No
Cons. cargo Arrendatario	Si

INSTALACIONES FRIO/CALOR	
Aire acondicionado	No
Individual/Colectivo	No
Calefacción	No
Individual/Colectivo	No

AGUA	
Abastecimiento	Si
Contador con ADIF	No
Contador con Compañía	Si
Sumin. cargo ADIF	No
Sumin. cargo Arrendat.	Si
Saneamiento	Si

ACABADOS	
Suelos	Granito
Paredes	Pintadas
Techos	Falso techo
Ventanas	Aluminio/Cristal
Puertas	Aluminio/Cristal

INFORME DEL LOCAL

ESTACIÓN.- VIGO GUIXAR
 SUBDIRECCIÓN.- NOROESTE
 CONTRATO Nº.- 2018-265-02701
 LOCAL Nº.- 14472 Y ESPACIO 17803
 SITUADO EN.- EDIFICIO VIAJEROS
 PLANTA O COTA.- BAJA
 ARRENDATARIO AREAS (CAFÉ CAFÉ)

FIRMAS AUTORIZADAS
 POR EL ARRENDAT. (FIRMA)

POR Add Inf. Ferro. (FIRMA)

FECHA : 09/01/2019



PLANO DE
 CONDICIONES DEL LOCAL EN EL MOMENTO DE LA ENTREGA

HOJA 4 DE 4

D.G. de Negocio y
 Operac. Comerciales