



DETALLE A

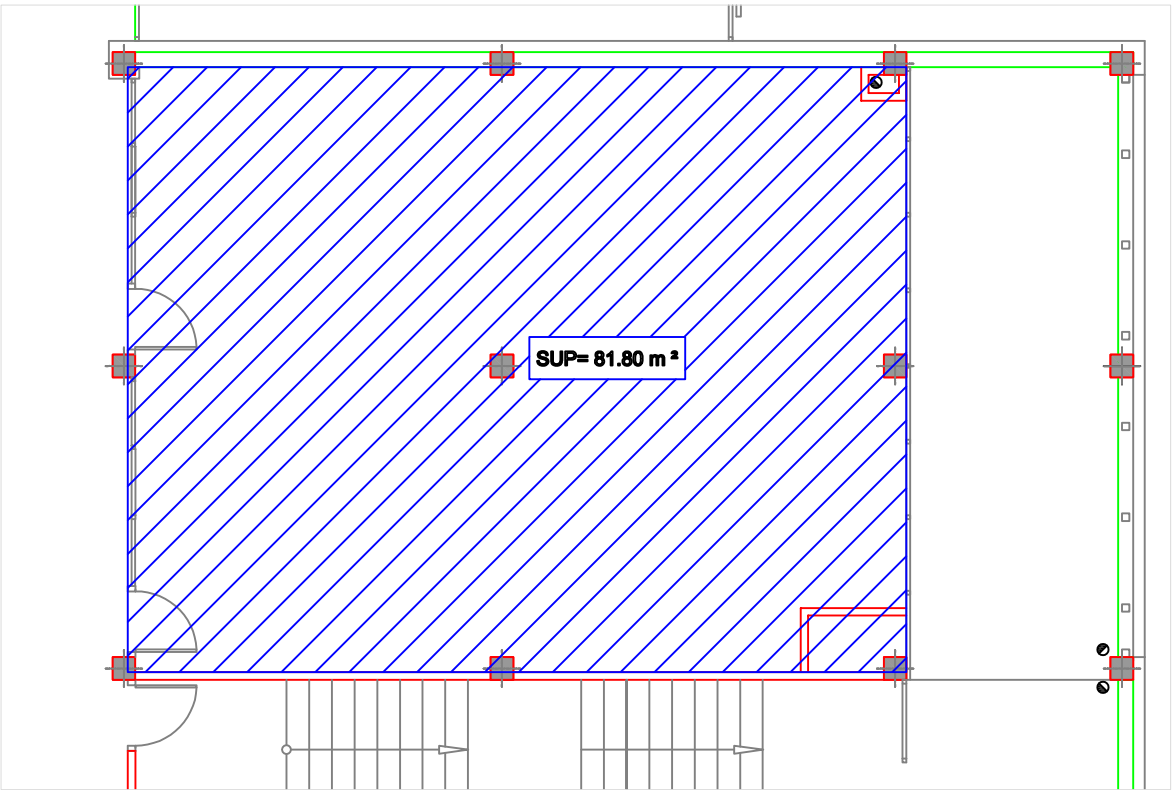

OFICINA
ESCALA 1: 100

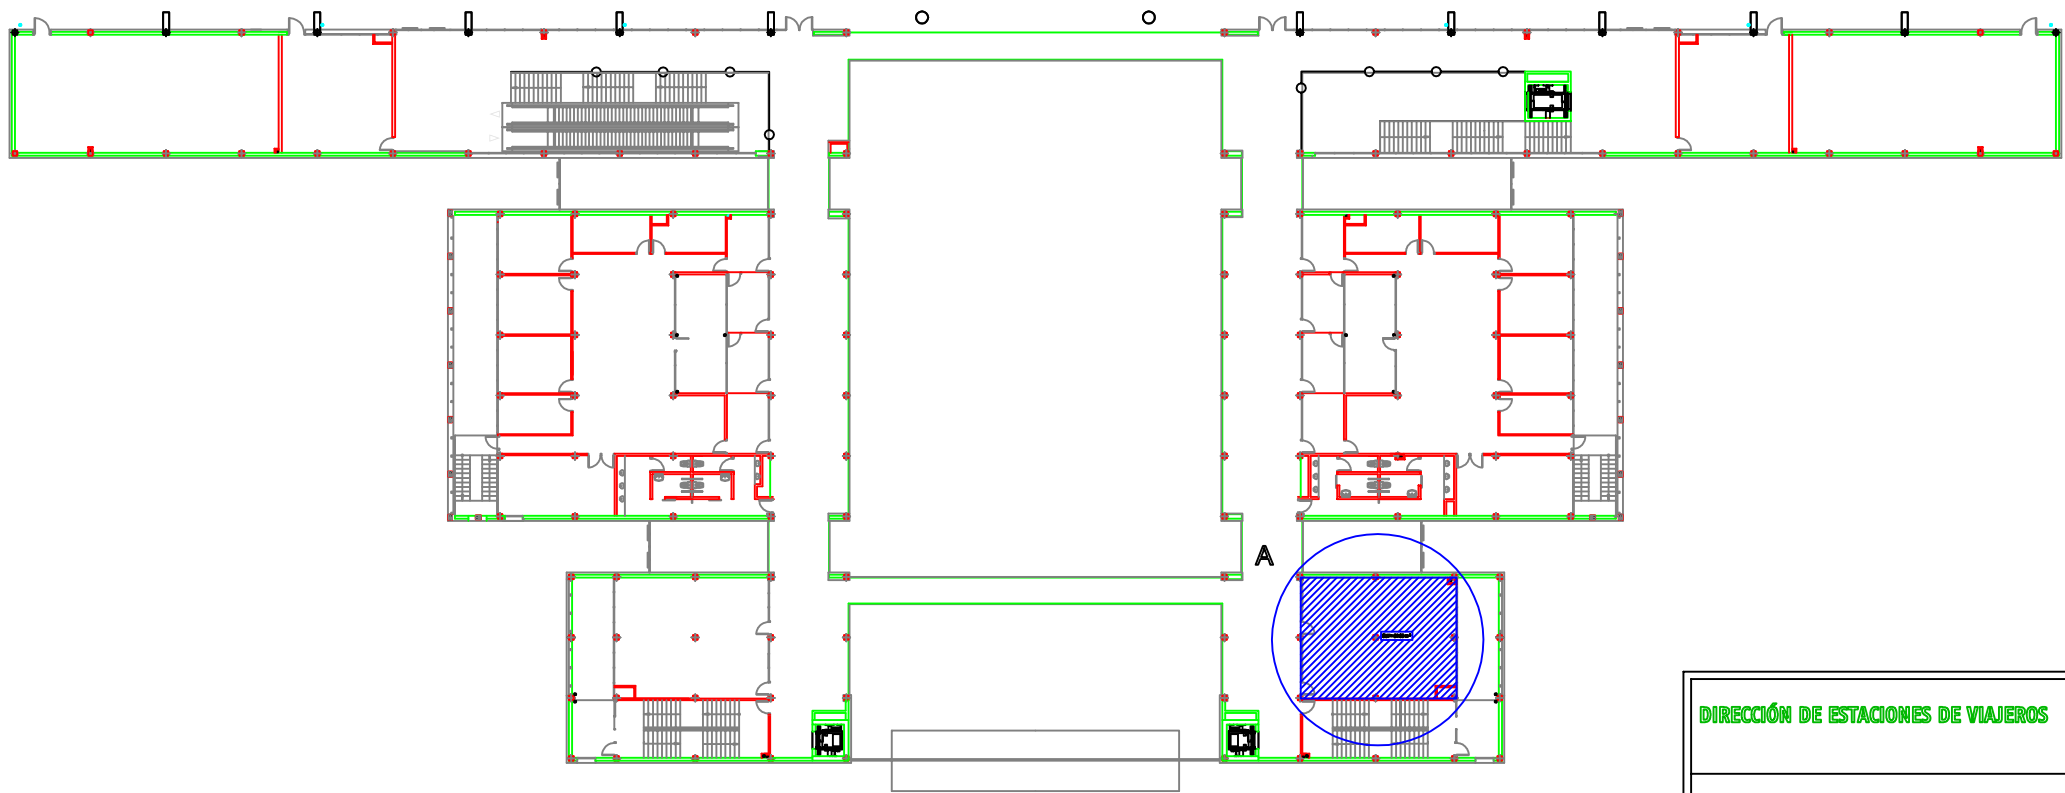

DIRECCIÓN DE ESTACIONES DE VIAJEROS

Subdirección de Estaciones Norte

Plaza Circular, 2 - 12 - 48008 Bilbao



adif
ADMINISTRADOR DE
INFRAESTRUCTURAS FERROVIARIAS

BURGOS ROSA DE LIMA

ARQUITECTO		PLANTA PRIMERA	Nº ARCHIVO	000
ARQUITECTO TÉCNICO			FECHA	Enero 2014
ING. TCO INDUSTRIAL			PLANO	
DIBUJADO			ESCALA	1 : 500
Firma :		MODIFICACIONES :		