

H. CARACTERÍSTICAS TÉCNICAS DEL LOCAL

H.1 DATOS DE LA ESTACIÓN MEDINA DEL CAMPO	
Horario de apertura	0:00 A 24:00
Marca VIALIA	No
Marca las tiendas de la estación	No
R.R.I.	No
Gastos Comunes	No
Vigilancia	Si

H.2 DATOS DEL LOCAL 2479	
Horario mínimo de apertura	
Número de local	2479
Superficie Planta Primera	23
Superficie Planta Sótano....	
Superficie Total.....	23
Altura libre al techo	3.94
Salida de humos	No

H.3 ENERGÍA ELÉCTRICA	
Energía Eléctrica	Si
Tensión (Voltios)	220
Número de contador	
Consumo a cargo de ADIF	No
Consumo a cargo arrendatario	Si

H.4 INSTALACIONES FRIO / CALOR	
Aire Acondicionado	No
Individual / Colectivo	
Calefacción	Si
Individual / Colectivo	Colectivo


H.5 AGUA	
Abastecimiento	No
Contador con ADIF	No
Número de contador	
Suministro a cargo de ADIF	No
Suministro cargo de Arrendatario	No
Saneamiento	No

H.6 GAS	
Abastecimiento	No
Contador con ADIF	
Número de contador	
Suministro a cargo de ADIF	
Suministro cargo de Arrendatario	

H.7 INSTALACIONES DE SEGURIDAD	
Extintores	No
Detectores de Humo	No
Rociadores de agua	No
Bíe	No
Otras instalaciones	No

H.8 ACABADOS	
Suelos	Gres
Paredes	Pintadas
Techos	Forjado
Ventanas	Cristal
Puertas	Madera

H.9 OTROS DATOS DE INTERÉS	

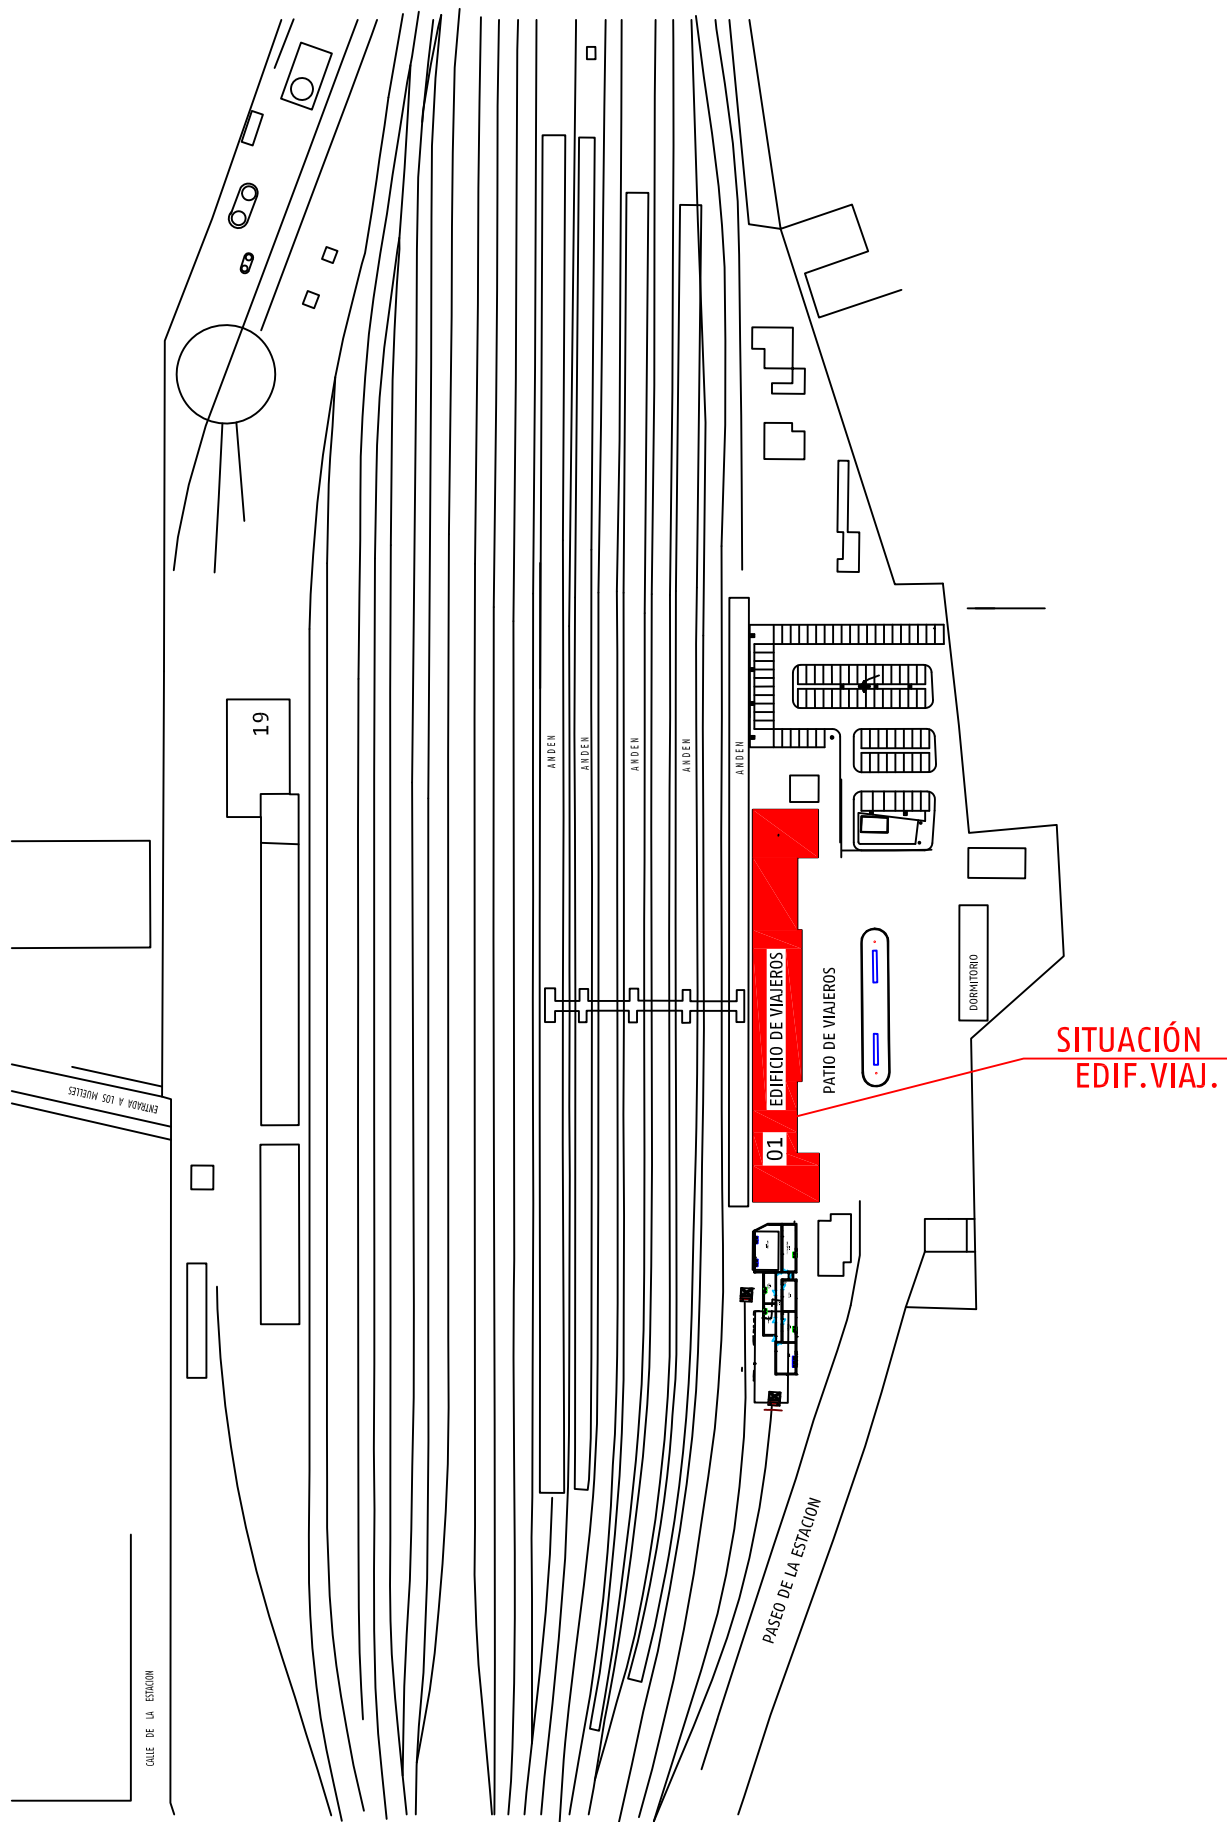

ESTACIÓN.- MEDINA DEL CAMPO
 SUBDIRECCIÓN.- NOROESTE
 CONTRATO N.º.-
 LOCAL N.º.- 2479
 SITUADO EN.- EDIFICIO VIAJEROS
 PLANTA O COTA.- PLANTA BAJA
 ARRENDATARIO

FIRMAS AUTORIZADAS

POR EL ARRENDAT.
 (FIRMA)

POR ADIF
 (FIRMA)

FECHA 23/03/16




PLANO DE
 SITUACIÓN

HOJA 1 DE 4

D.G. de Servicios a
 Clientes y Patrimonio

ANDENES

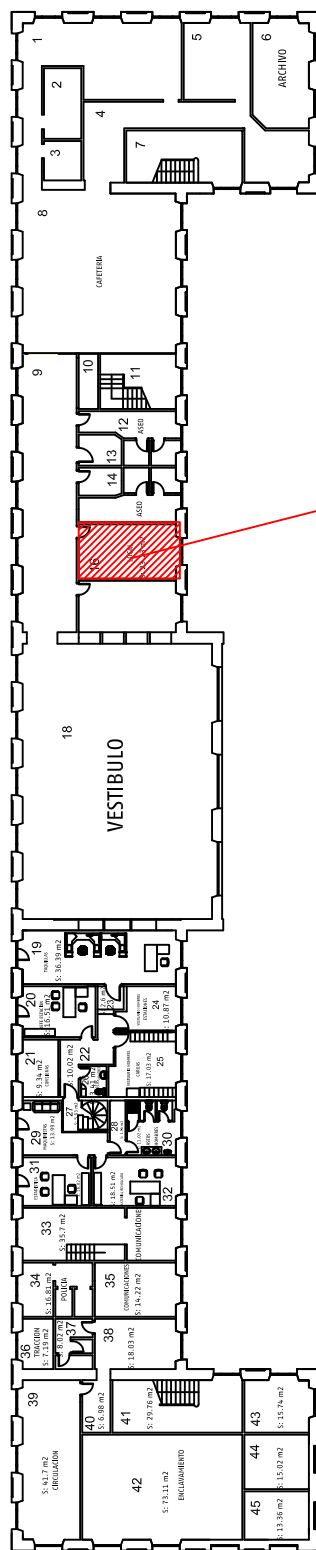

SITUACIÓN

PATIO DE VIAJEROS

PTA. BAJA E.V.

ESTACIÓN.- MEDINA DEL CAMPO
SUBDIRECCIÓN.- NOROESTE
CONTRATO Nº.-
LOCAL Nº.- 2479
SITUADO EN.- EDIFICIO VIAJEROS
PLANTA O COTA.- PLANTA BAJA
ARRENDATARIO

FIRMAS AUTORIZADAS

POR EL ARRENDAT.
(FIRMA)

POR ADIF
(FIRMA)

FECHA 23/03/16



PLANO DE


SITUACIÓN EN EDIFICIO VIAJEROS

ESCALA 1:500

HOJA 2 DE 4

D.G. de Servicios a
Clientes y Patrimonio

ANDENES

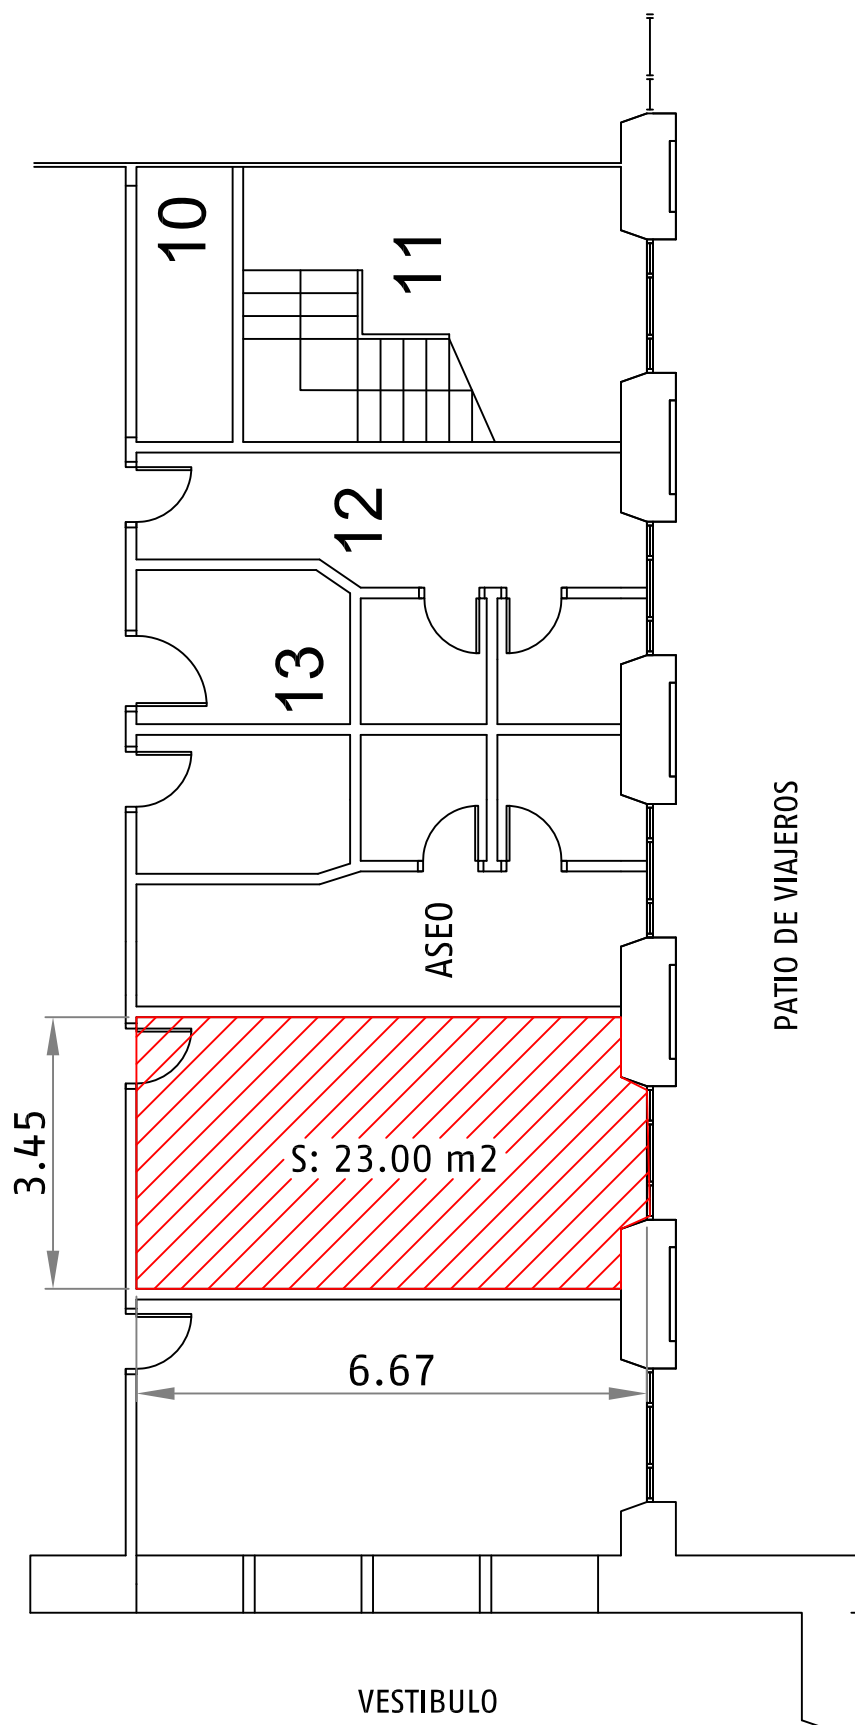

PATIO DE VIAJEROS

VESTIBULO

ESTACION.- MEDINA DEL CAMPO
SUBDIRECCIÓN.- NOROESTE
CONTRATO Nº.-
LOCAL Nº.- 2479
SITUADO EN.- EDIFICIO VIAJEROS
PLANTA O COTA.- PLANTA BAJA
ARRENDATARIO

FIRMAS AUTORIZADAS

POR EL ARRENDAT.
(FIRMA)

POR ADIF
(FIRMA)

FECHA 23/03/16



PLANO DE
DIMENSIONES

ESCALA 1:100

HOJA 3 DE 4

D.G. de Servicios a
Clientes y Patrimonio

CONDICIONES DEL LOCAL EN EL MOMENTO DE LA ENTREGA

<table border="1" style="width: 100%; border-collapse: collapse;"> <tr> <th colspan="2" style="text-align: left; padding: 2px;">INSTALACIONES DE SEGURIDAD</th> </tr> <tr> <td style="padding: 2px;">Extintores</td> <td style="text-align: right; padding: 2px;"> No </td> </tr> <tr> <td style="padding: 2px;">Detectores de humo</td> <td style="text-align: right; padding: 2px;"> No </td> </tr> <tr> <td style="padding: 2px;">Sprinters</td> <td style="text-align: right; padding: 2px;"> No </td> </tr> <tr> <td style="padding: 2px;">Bie</td> <td style="text-align: right; padding: 2px;"> No </td> </tr> <tr> <td style="padding: 2px;">Otras instalaciones</td> <td style="text-align: right; padding: 2px;"> No </td> </tr> </table>	INSTALACIONES DE SEGURIDAD		Extintores	No	Detectores de humo	No	Sprinters	No	Bie	No	Otras instalaciones	No	<table border="1" style="width: 100%; border-collapse: collapse;"> <tr> <th colspan="2" style="text-align: left; padding: 2px;">DIMENSIONES</th> </tr> <tr> <td style="padding: 2px;">Sup. Planta baja</td> <td style="text-align: right; padding: 2px;"> 23,00m2 </td> </tr> <tr> <td style="padding: 2px;">Sup. Planta Sótano</td> <td style="text-align: right; padding: 2px;"> </td> </tr> <tr> <td style="padding: 2px;">Superficie Planta</td> <td style="text-align: right; padding: 2px;"> </td> </tr> <tr> <td style="padding: 2px;">Superficie total</td> <td style="text-align: right; padding: 2px;"> 23.00m2 </td> </tr> <tr> <td style="padding: 2px;">Altura techo</td> <td style="text-align: right; padding: 2px;"> 2,94m </td> </tr> </table>	DIMENSIONES		Sup. Planta baja	23,00m2	Sup. Planta Sótano		Superficie Planta		Superficie total	23.00m2	Altura techo	2,94m		
INSTALACIONES DE SEGURIDAD																											
Extintores	No																										
Detectores de humo	No																										
Sprinters	No																										
Bie	No																										
Otras instalaciones	No																										
DIMENSIONES																											
Sup. Planta baja	23,00m2																										
Sup. Planta Sótano																											
Superficie Planta																											
Superficie total	23.00m2																										
Altura techo	2,94m																										
<table border="1" style="width: 100%; border-collapse: collapse;"> <tr> <th colspan="2" style="text-align: left; padding: 2px;">ENERGIA ELECTRICA</th> </tr> <tr> <td style="padding: 2px;">Energía Eléctrica</td> <td style="text-align: right; padding: 2px;"> Si </td> </tr> <tr> <td style="padding: 2px;">Tensión (Voltios)</td> <td style="text-align: right; padding: 2px;"> 220 </td> </tr> <tr> <td style="padding: 2px;">Consumo (Amperios)</td> <td style="text-align: right; padding: 2px;"> </td> </tr> <tr> <td style="padding: 2px;">Consumo cargo ADIF</td> <td style="text-align: right; padding: 2px;"> No </td> </tr> <tr> <td style="padding: 2px;">Cons. cargo Arrendatario</td> <td style="text-align: right; padding: 2px;"> Si </td> </tr> </table>	ENERGIA ELECTRICA		Energía Eléctrica	Si	Tensión (Voltios)	220	Consumo (Amperios)		Consumo cargo ADIF	No	Cons. cargo Arrendatario	Si	<table border="1" style="width: 100%; border-collapse: collapse;"> <tr> <th colspan="2" style="text-align: left; padding: 2px;">INSTALACIONES FRIO/CALOR</th> </tr> <tr> <td style="padding: 2px;">Aire acondicionado</td> <td style="text-align: right; padding: 2px;"> No </td> </tr> <tr> <td style="padding: 2px;">Individual/Colectivo</td> <td style="text-align: right; padding: 2px;"> No </td> </tr> <tr> <td style="padding: 2px;">Calefacción</td> <td style="text-align: right; padding: 2px;"> Si </td> </tr> <tr> <td style="padding: 2px;">Individual/Colectivo</td> <td style="text-align: right; padding: 2px;"> Colectivo </td> </tr> </table>	INSTALACIONES FRIO/CALOR		Aire acondicionado	No	Individual/Colectivo	No	Calefacción	Si	Individual/Colectivo	Colectivo				
ENERGIA ELECTRICA																											
Energía Eléctrica	Si																										
Tensión (Voltios)	220																										
Consumo (Amperios)																											
Consumo cargo ADIF	No																										
Cons. cargo Arrendatario	Si																										
INSTALACIONES FRIO/CALOR																											
Aire acondicionado	No																										
Individual/Colectivo	No																										
Calefacción	Si																										
Individual/Colectivo	Colectivo																										
<table border="1" style="width: 100%; border-collapse: collapse;"> <tr> <th colspan="2" style="text-align: left; padding: 2px;">AGUA</th> </tr> <tr> <td style="padding: 2px;">Abastecimiento</td> <td style="text-align: right; padding: 2px;"> No </td> </tr> <tr> <td style="padding: 2px;">Contador con ADIF</td> <td style="text-align: right; padding: 2px;"> </td> </tr> <tr> <td style="padding: 2px;">Contador con Compañía</td> <td style="text-align: right; padding: 2px;"> </td> </tr> <tr> <td style="padding: 2px;">Sumin. cargo ADIF</td> <td style="text-align: right; padding: 2px;"> </td> </tr> <tr> <td style="padding: 2px;">Sumin. cargo Arrendat.</td> <td style="text-align: right; padding: 2px;"> </td> </tr> <tr> <td style="padding: 2px;">Saneamiento</td> <td style="text-align: right; padding: 2px;"> No </td> </tr> </table>	AGUA		Abastecimiento	No	Contador con ADIF		Contador con Compañía		Sumin. cargo ADIF		Sumin. cargo Arrendat.		Saneamiento	No	<table border="1" style="width: 100%; border-collapse: collapse;"> <tr> <th colspan="2" style="text-align: left; padding: 2px;">ACABADOS</th> </tr> <tr> <td style="padding: 2px;">Suelos</td> <td style="text-align: right; padding: 2px;"> Terrazo </td> </tr> <tr> <td style="padding: 2px;">Paredes</td> <td style="text-align: right; padding: 2px;"> Pintadas </td> </tr> <tr> <td style="padding: 2px;">Techos</td> <td style="text-align: right; padding: 2px;"> Forjado </td> </tr> <tr> <td style="padding: 2px;">Ventanas</td> <td style="text-align: right; padding: 2px;"> Cristal </td> </tr> <tr> <td style="padding: 2px;">Puertas</td> <td style="text-align: right; padding: 2px;"> Carpint. metal </td> </tr> </table>	ACABADOS		Suelos	Terrazo	Paredes	Pintadas	Techos	Forjado	Ventanas	Cristal	Puertas	Carpint. metal
AGUA																											
Abastecimiento	No																										
Contador con ADIF																											
Contador con Compañía																											
Sumin. cargo ADIF																											
Sumin. cargo Arrendat.																											
Saneamiento	No																										
ACABADOS																											
Suelos	Terrazo																										
Paredes	Pintadas																										
Techos	Forjado																										
Ventanas	Cristal																										
Puertas	Carpint. metal																										

INFORME DEL LOCAL

ESTACIÓN.- MEDINA DEL CAMPO
 SUBDIRECCIÓN.- NOROESTE
 CONTRATO Nº.-
 LOCAL Nº.- 2479
 SITUADO EN.- EDIFICIO VIAJEROS
 PLANTA O COTA.- PLANTA BAJA
 ARRENDATARIO

FIRMAS AUTORIZADAS

POR EL ARRENDAT.
(FIRMA)

POR ADIF
(FIRMA)

FECHA 23/03/16



PLANO DE
CONDICIONES DEL LOCAL EN EL MOMENTO DE LA ENTREGA

HOJA 4 DE 4

D.G. de Servicios a
Clientes y Patrimonio