

ESTACIÓN.- OVIEDO
 SUBDIRECCIÓN.- NOROESTE
 CONTRATO Nº.-
 LOCAL.- 2527
 SITUADOS EN.- EDIFICIO VIAJEROS
 PLANTA O COTA.- PLANTA BAJA
 ARRENDATARIO

FIRMAS AUTORIZADAS
 POR EL ARRENDATARIO (FIRMA)
 POR Add Inf. Ferrov. (FIRMA)
 FECHA 04/06/15




PLANO DE

SITUACIÓN

HOJA 1 DE 4

D.G. de Servicios a Clientes y Patrimonio

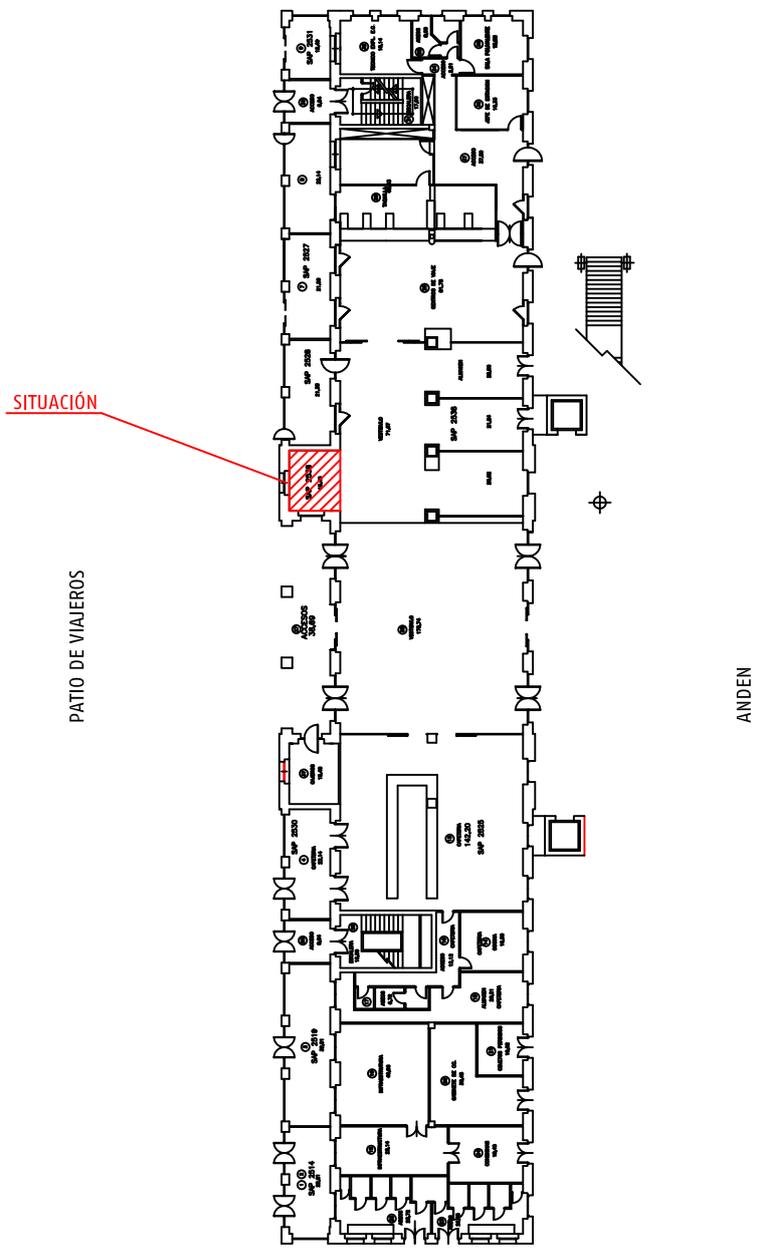

ESTACIÓN.- OVIEDO
 SUBDIRECCIÓN.- NOROESTE
 CONTRATO N.º.-
 LOCAL.- 2527
 SITUADO EN.- EDIFICIO VIAJEROS
 PLANTA O COTA.- PLANTA BAJA
 ARRENDATARIO


FIRMAS AUTORIZADAS
 POR EL ARRENDATARIO (FIRMA)
 POR Add Inf. Ferrov. (FIRMA)
 FECHA 04/06/15



PLANO DE SITUACIÓN EN EDIFICIO
 ESCALA 1: 500

HOJA 2 DE 4

D.G. de Servicios a Clientes y Patrimonio

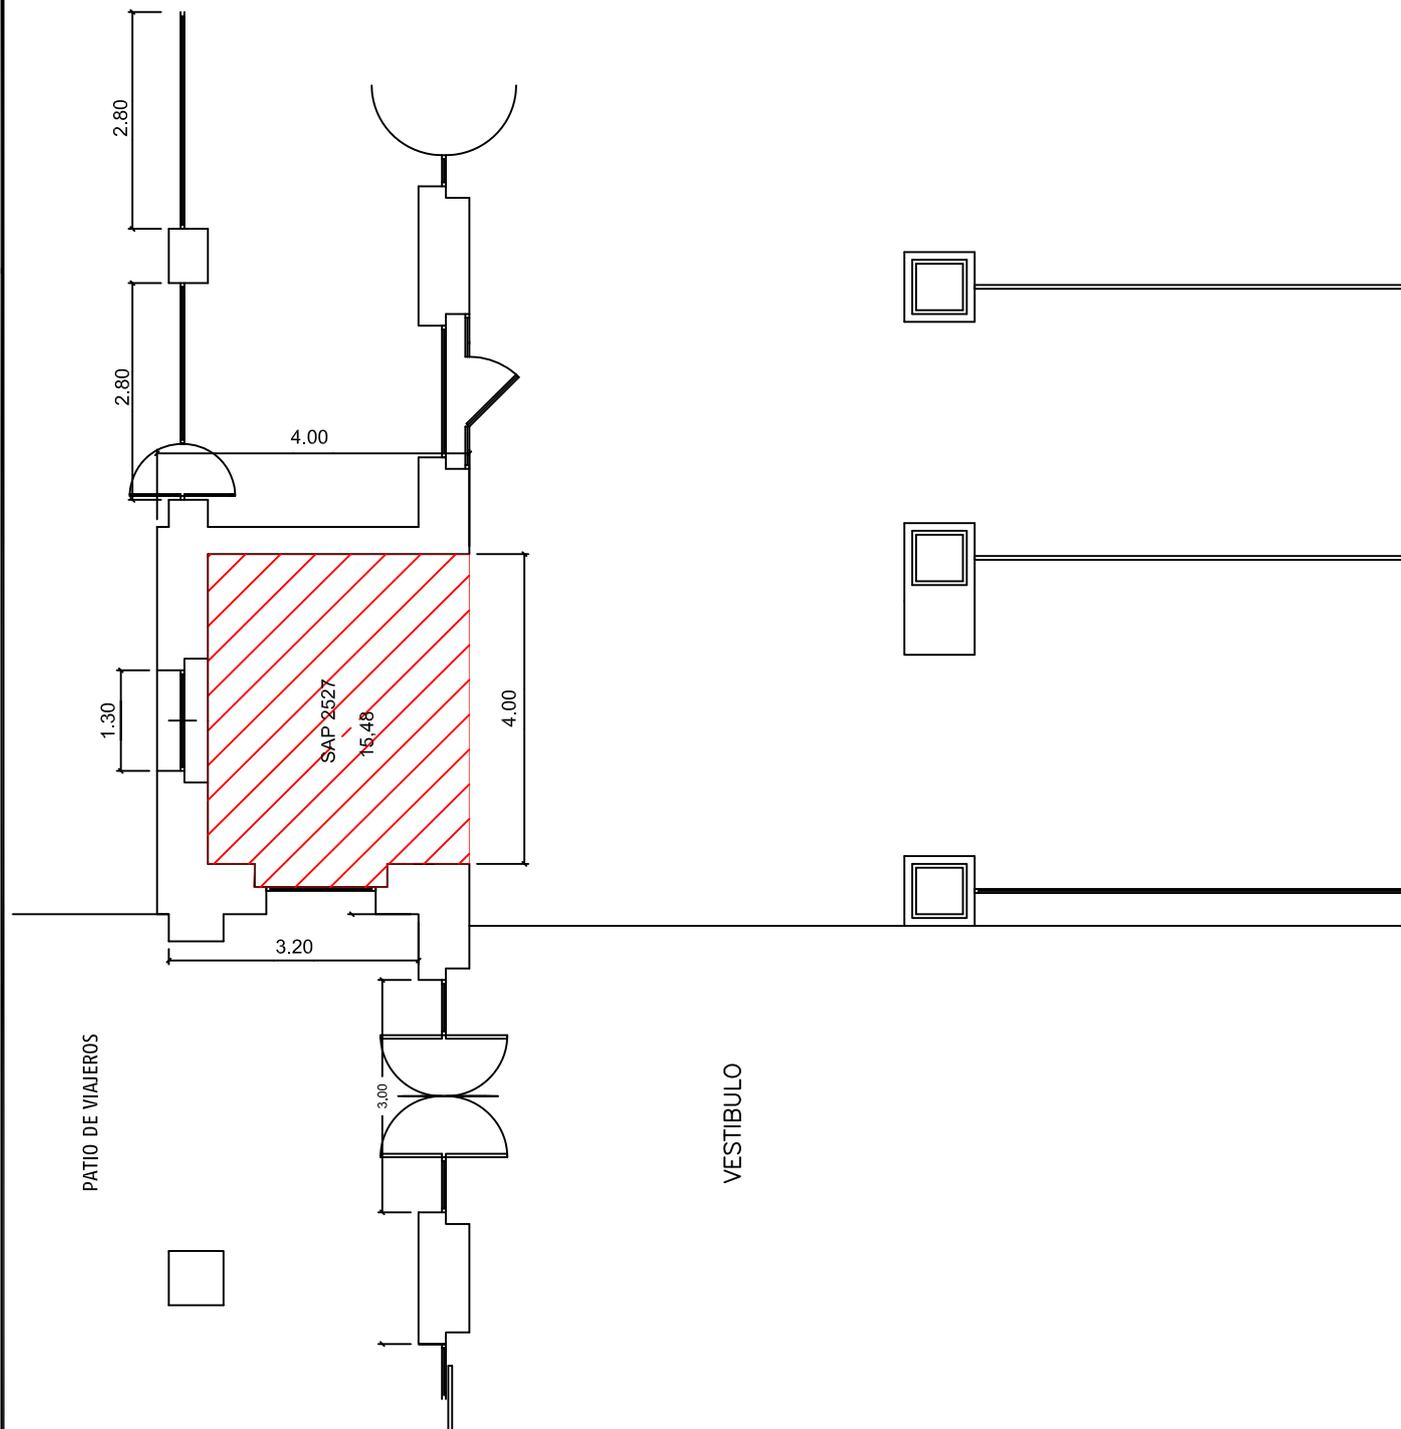

ESTACIÓN.- OVIEDO
 SUBDIRECCIÓN.- NOROESTE
 CONTRATO Nº.-
 LOCAL.- 2527
 SITUADOS EN.- EDIFICIO VIAJEROS
 PLANTA O COTA.- PLANTA BAJA
 ARRENDATARIO

FIRMAS AUTORIZADAS
 POR EL ARRENDATARIO (FIRMA)
 POR Add Inf. Ferrov. (FIRMA)

FECHA 04/06/15



PLANO DE DIMENSIONES

ESCALA 1:100

HOJA 3 DE 4

D.G. de Servicios a Clientes y Patrimonio

CONDICIONES DEL LOCAL EN EL MOMENTO DE LA ENTREGA

INSTALACIONES DE SEGURIDAD	
Extintores	<input type="text" value="No"/>
Detectores de humo	<input type="text" value="No"/>
Sprinters	<input type="text" value="No"/>
Bie	<input type="text" value="No"/>
Otras instalaciones	<input type="text" value="No"/>

DIMENSIONES	
Sup. Planta baja	<input type="text" value="15,48 m2"/>
Sup. Planta	<input type="text"/>
Superficie Planta	<input type="text"/>
Superficie total	<input type="text" value="15,48 m2"/>
Altura techo	<input type="text" value="2,80m"/>

ENERGIA ELECTRICA	
Energía Eléctrica	<input type="text" value="Si"/>
Tensión (Voltios)	<input type="text" value="220"/>
Consumo (Amperios)	<input type="text"/>
Consumo cargo ADIF	<input type="text" value="No"/>
Cons. cargo Arrendatario	<input type="text" value="Si"/>

INSTALACIONES FRIO/CALOR	
Aire acondicionado	<input type="text" value="Si"/>
Individual/Colectivo	<input type="text" value="Colectivo"/>
Calefacción	<input type="text" value="Si"/>
Individual/Colectivo	<input type="text" value="Colectivo"/>

AGUA	
Abastecimiento	<input type="text" value="No"/>
Contador con ADIF	<input type="text" value="No"/>
Contador con Compañía	<input type="text" value="No"/>
Sumin. cargo ADIF	<input type="text" value="No"/>
Sumin. cargo Arrendat.	<input type="text" value="No"/>
Saneamiento	<input type="text" value="No"/>

ACABADOS	
Suelos	<input type="text" value="Terrazo"/>
Paredes	<input type="text" value="Pintadas"/>
Techos	<input type="text" value="Modular"/>
Ventanas	<input type="text" value="Alum/cristal"/>
Puertas	<input type="text" value="Alum/cristal"/>

INFORME DEL LOCAL

ESTACIÓN.-	OVIEDO
SUBDIRECCIÓN.-	NOROESTE
CONTRATO Nº.-	
LOCAL Nº.-	2527
SITUADO EN.-	EDIFICIO VIAJEROS
PLANTA O COTA.-	PLANTA BAJA
ARRENDATARIO	

FIRMAS AUTORIZADAS	
POR EL ARRENDAT. (FIRMA)	POR Add Inf. Ferrov. (FIRMA)
FECHA 04/06/15	

