


SITUACIÓN

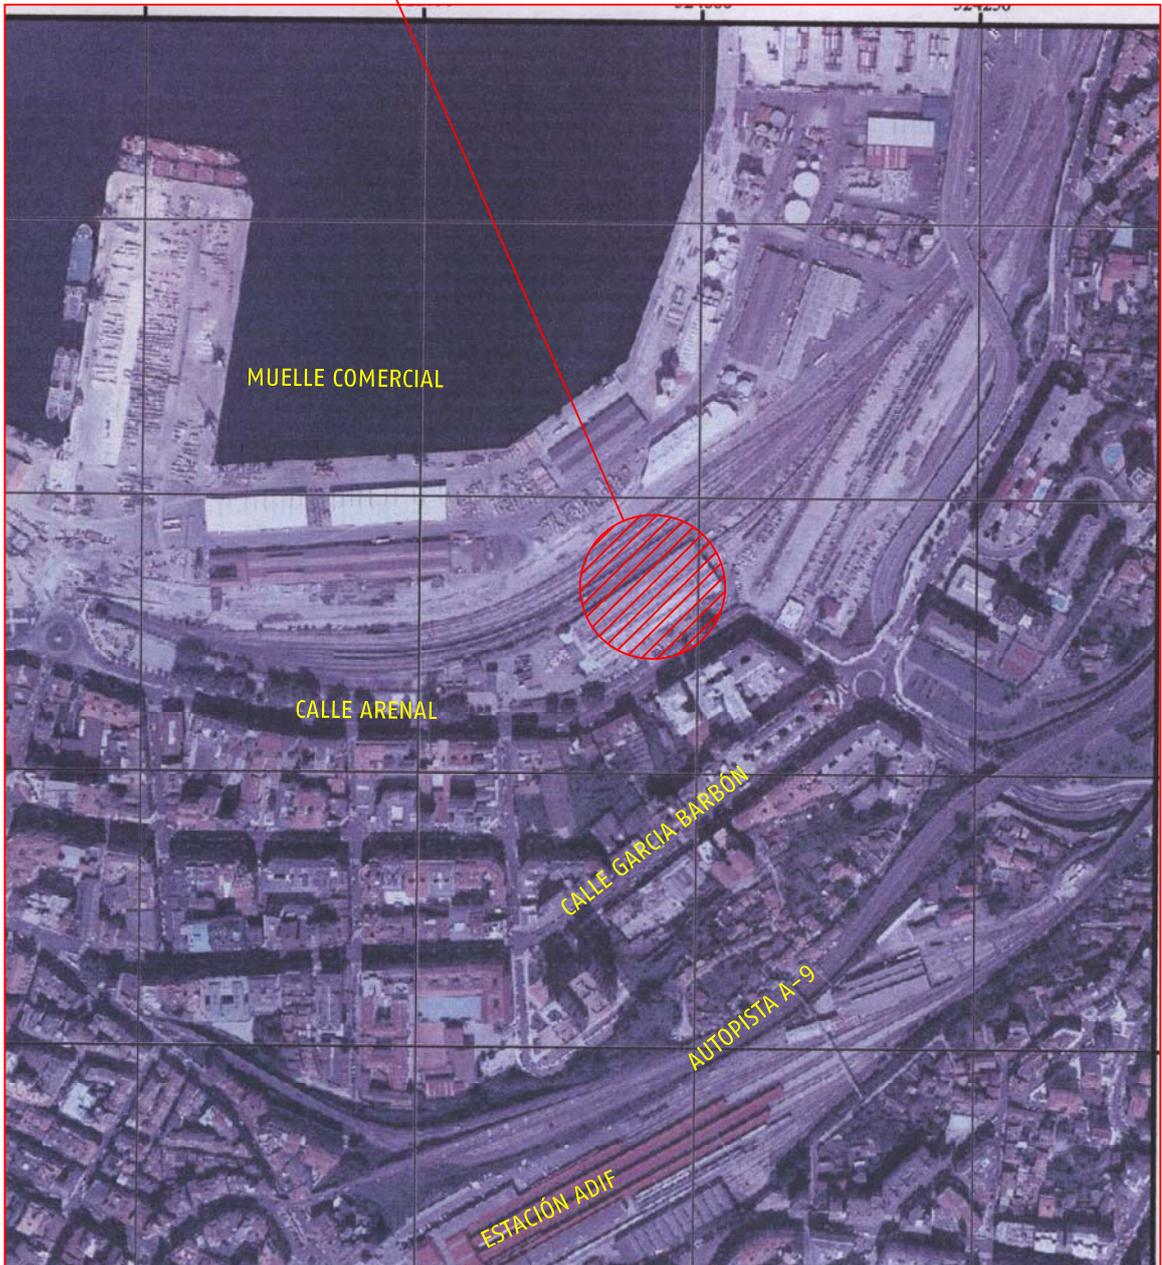

ESTACIÓN.- VIGO GUIXAR
SUBDIRECCIÓN.- NOROESTE
CONTRATO Nº.-
LOCAL Nº.- 14481
SITUADO EN.- EDIFICIO VIAJEROS
PLANTA O COTA.- BAJA
ARRENDATARIO

FIRMAS AUTORIZADAS
POR EL ARRENDAT. POR Add Inf. Ferrov.
(FIRMA) (FIRMA)

FECHA : 07/07/11



PLANO DE
SITUACIÓN


ESCALA 1: 1000

HOJA 1 DE 4

D.G. de Servicios a
Clientes y Patrimonio



DIRECCIÓN REDONDELA

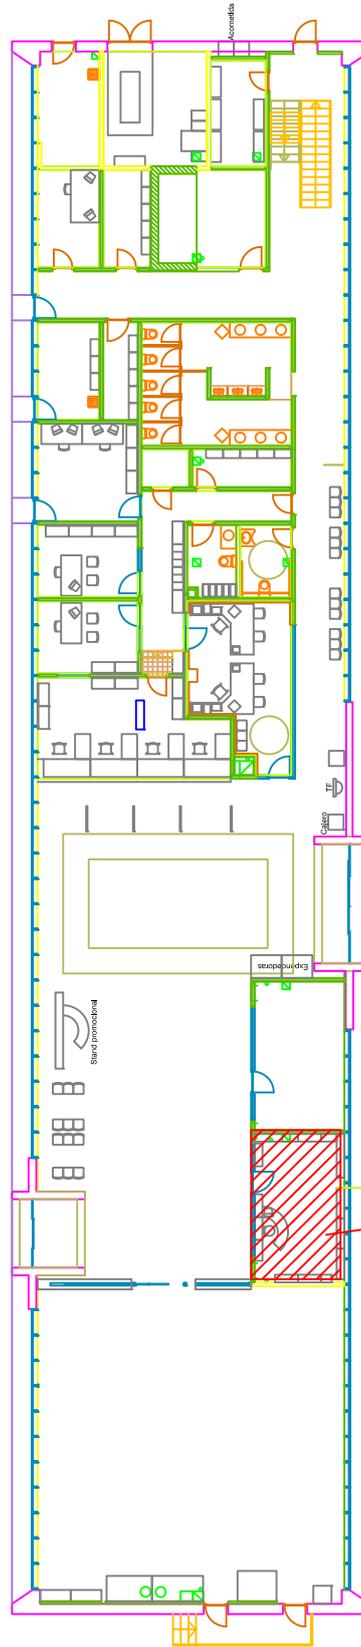

PARKING

PATIO COCHES

SITUACIÓN

EDIFICIO VIAJEROS

ESCALA GRAFICA



ESTACIÓN.- VIGO GUIXAR
 SUBDIRECCIÓN.- NOROESTE
 CONTRATO Nº.-
 LOCAL Nº.- 14481
 SITUADO EN.- EDIFICIO VIAJEROS
 PLANTA O COTA.- BAJA
 ARRENDATARIO

FIRMAS AUTORIZADAS

POR EL ARRENDAT.
(FIRMA)

POR Add Inf. Ferrov.
(FIRMA)

FECHA : 07/07/11



PLANO DE

SITUACIÓN EN EL EDIFICIO

ESCALA 1: 300

HOJA 2 DE 4

D.G. de Servicios a
Clientes y Patrimonio

Vestíbulo

Prensa

5.85

Golosinas

20,88 m²

3.57

Cafetería

ESCALA GRAFICA



ESTACIÓN.- VIGO GUIXAR
SUBDIRECCIÓN.- NOROESTE
CONTRATO Nº.-
LOCAL Nº.- 14481
SITUADO EN.- EDIFICIO VIAJEROS
PLANTA O COTA.- BAJA
ARRENDATARIO

FIRMAS AUTORIZADAS

POR EL ARRENDAT.
(FIRMA)

POR Add Inf. Ferrov.
(FIRMA)

FECHA : 07/07/11



PLANO DE
DIMENSIONES

ESCALA 1: 50

HOJA 3 DE 4

D.G. de Servicios a
Clientes y Patrimonio

CONDICIONES DEL LOCAL EN EL MOMENTO DE LA ENTREGA

INSTALACIONES DE SEGURIDAD	
Extintores	<input type="text" value="No"/>
Detectores de humo	<input type="text" value="No"/>
Sprinters	<input type="text" value="No"/>
Bie	<input type="text" value="No"/>
Otras instalaciones	<input type="text" value="No"/>

DIMENSIONES	
Sup. Planta baja	<input type="text" value="20,88m2"/>
Sup. Planta	<input type="text"/>
Superficie Planta	<input type="text"/>
Superficie total	<input type="text" value="20,88m2"/>
Altura techo	<input type="text" value="2,80m"/>

ENERGIA ELECTRICA	
Energía Eléctrica	<input type="text" value="Si"/>
Tensión (Voltios)	<input type="text" value="220"/>
Consumo (Amperios)	<input type="text"/>
Consumo cargo ADIF	<input type="text" value="No"/>
Cons. cargo Arrendatario	<input type="text" value="Si"/>

INSTALACIONES FRIO/CALOR	
Aire acondicionado	<input type="text" value="No"/>
Individual/Colectivo	<input type="text" value="No"/>
Calefacción	<input type="text" value="No"/>
Individual/Colectivo	<input type="text" value="No"/>

AGUA	
Abastecimiento	<input type="text" value="No"/>
Contador con ADIF	<input type="text" value="No"/>
Contador con Compañía	<input type="text" value="No"/>
Sumin. cargo ADIF	<input type="text" value="No"/>
Sumin. cargo Arrendat.	<input type="text" value="No"/>
Saneamiento	<input type="text" value="No"/>

ACABADOS	
Suelos	<input type="text" value="Granitoto"/>
Paredes	<input type="text" value="Pintadas"/>
Techos	<input type="text" value="Falso techo"/>
Ventanas	<input type="text" value="No"/>
Puertas	<input type="text" value="Aluminio/cristal"/>

INFORME DEL LOCAL

ESTACIÓN.-	VIGO GUIXAR
SUBDIRECCIÓN.-	NOROESTE
CONTRATO Nº.-	
LOCAL Nº.-	14481
SITUADO EN.-	EDIFICIO VIAJEROS
PLANTA O COTA.-	PLANTA BAJA
ARRENDATARIO	

FIRMAS AUTORIZADAS POR EL ARRENDAT. (FIRMA)	POR Add Inf. Ferrov. (FIRMA)
FECHA :22/01/08	

